


# 金融街社区卫生服务中心保健科维修改造 施工图

2024-06

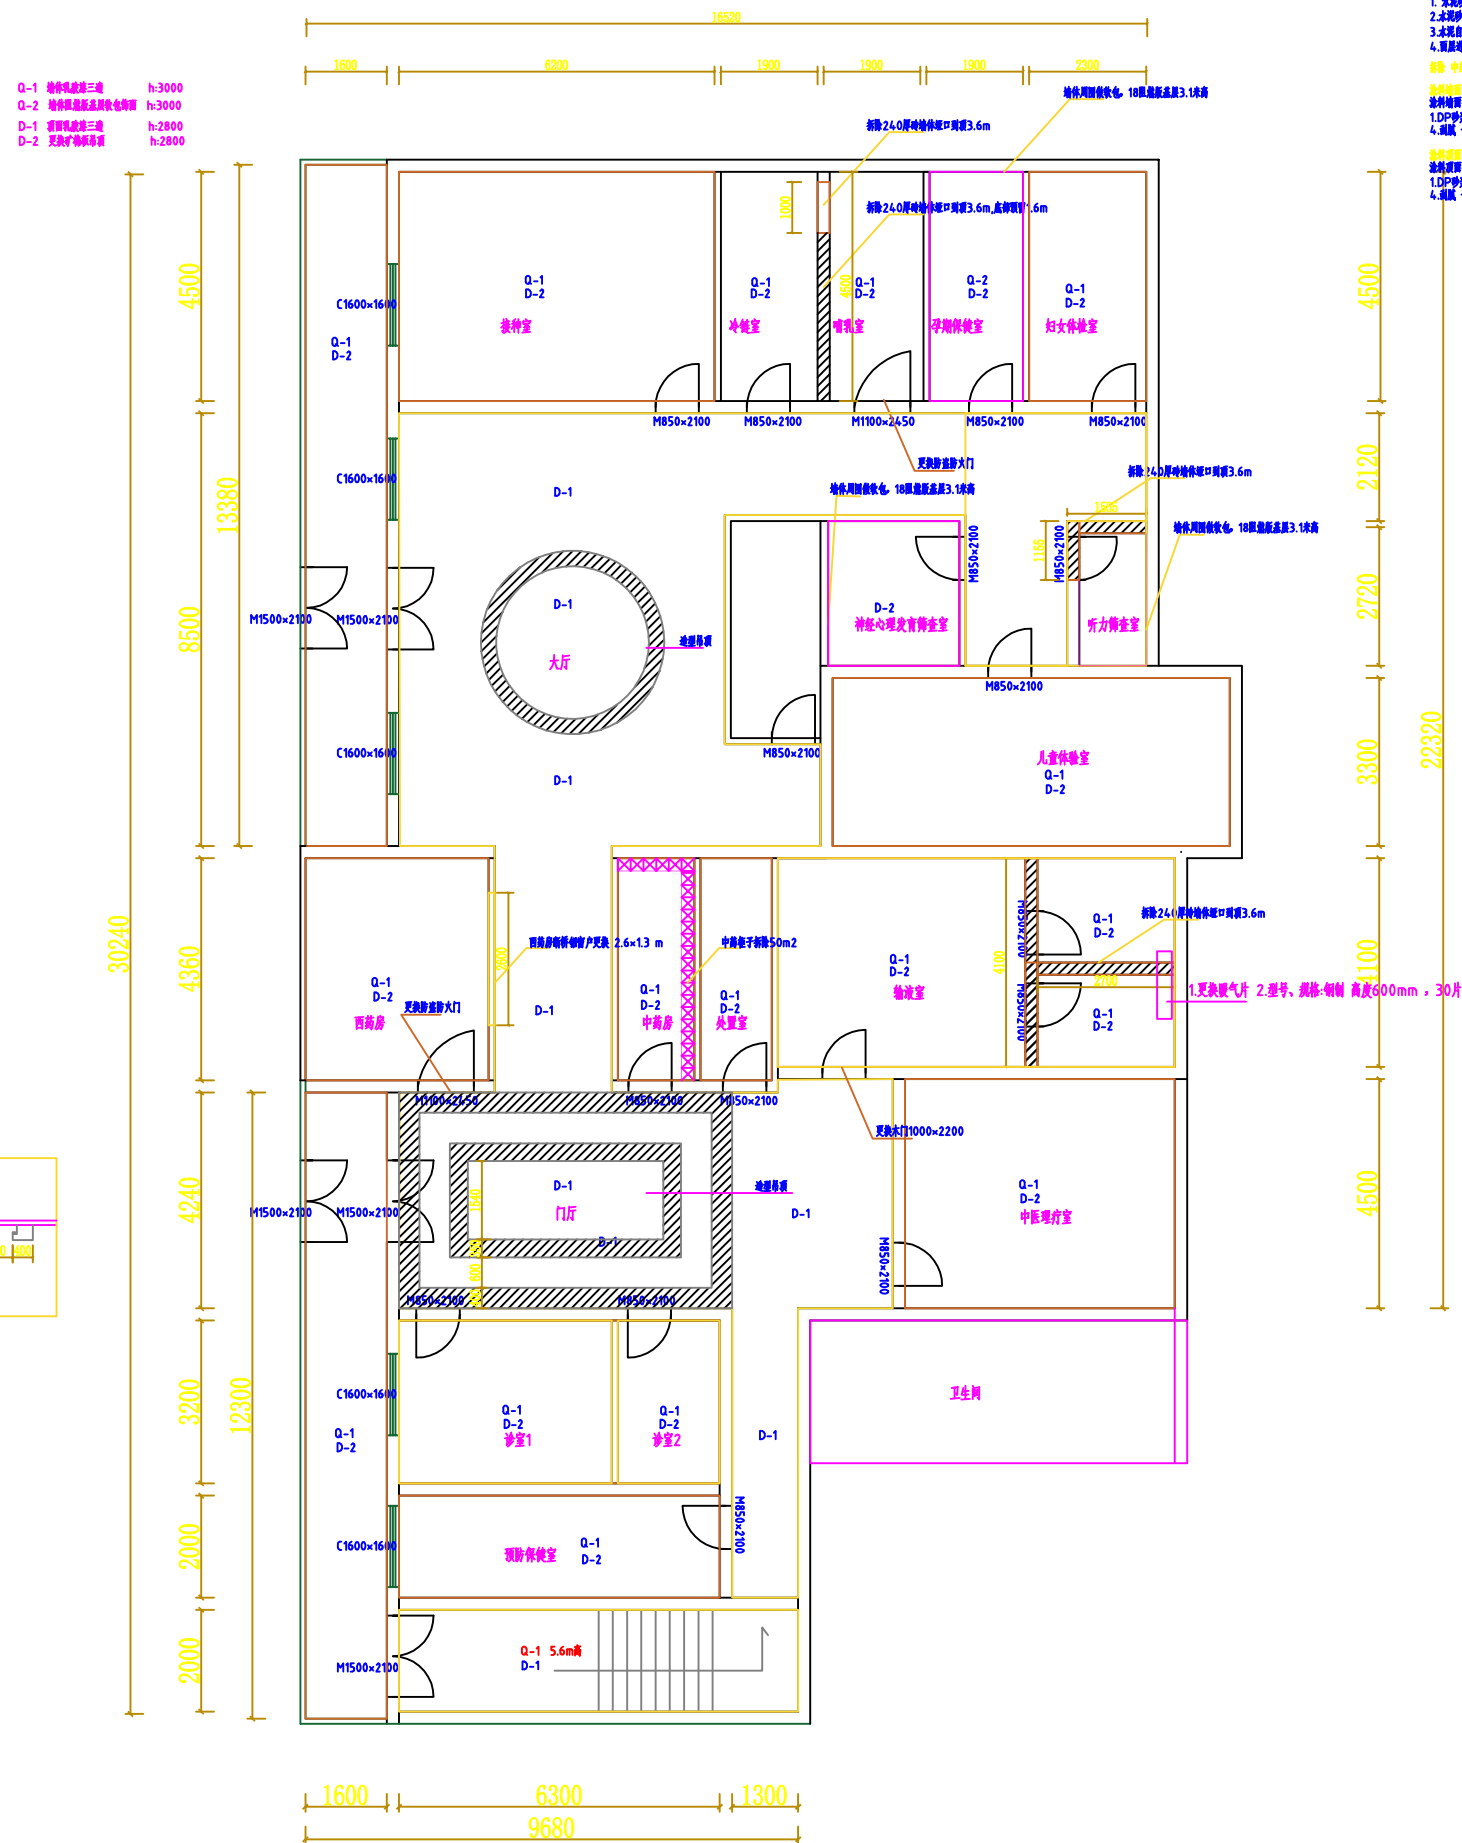


一层平面图 SC 1:100

油料表面 D-1  
油料表面拆除 1.油料地面面层、腻子及找灰拆除;  
1.DP砂浆打底20 mm 2.贴墙石膏打底 快平10mm 3.网格布  
4.刮腻子3遍 5.乳胶漆3遍

|      |  |
|------|--|
| Date |  |
|------|--|

T-1 地面层100高踢脚PVC地板拆除及更换PVC地板  
1.拆除原PVC地板  
2.基层找平4mm 厚  
3.原基层中PVC 地板

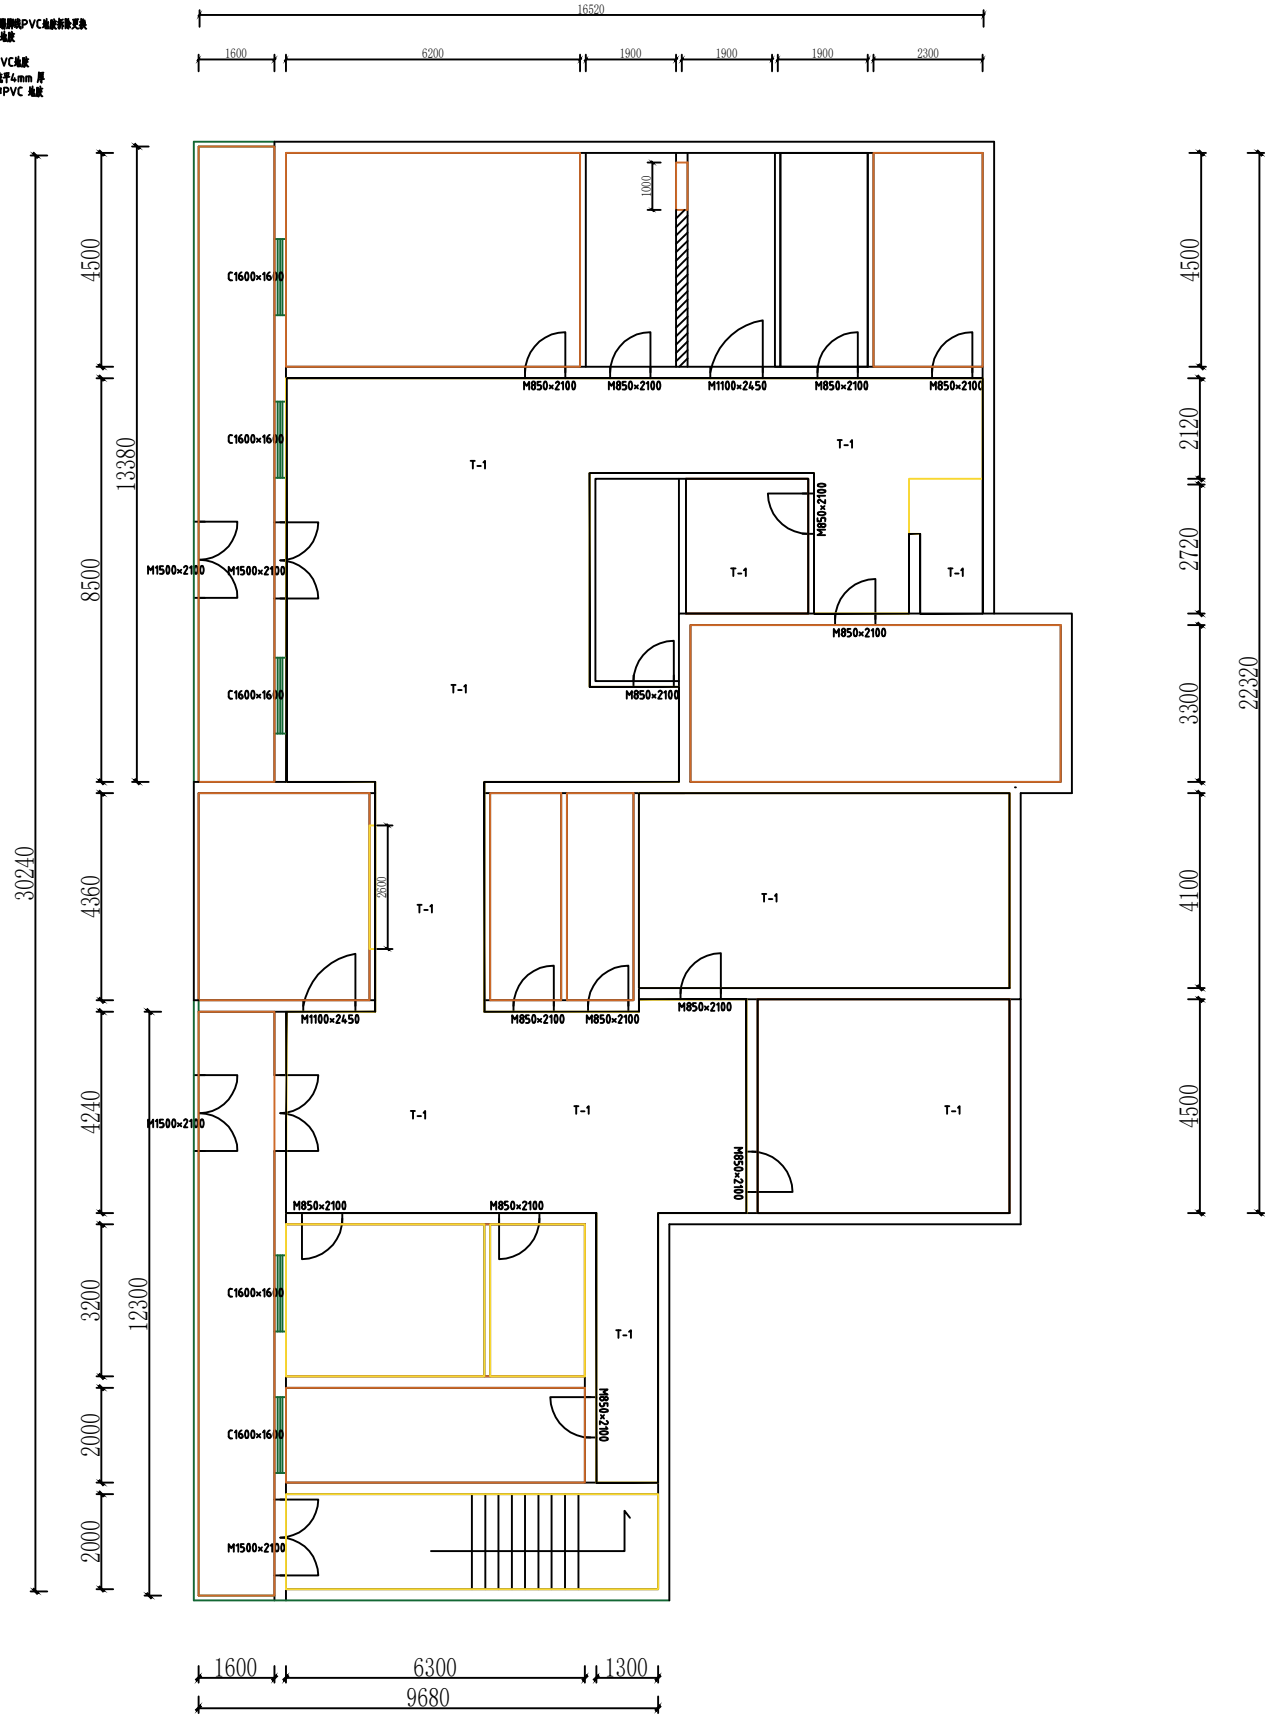

一层地面图 SC 1:100

注册师签章  
Sealed by National Registered Engineers

修改纪录  
Change Record

| 日期<br>Date | 内容摘要<br>Brief Content |
|------------|-----------------------|
|------------|-----------------------|

备注 Remarks

郑重声明:  
本项目图纸未经当地有关部门审批, 图纸报审未通过前, 不得做为施工依据。

建设单位 Employer

项目名称 Project

子项名称 Item

图纸名称 Dwg.Title:

一层地面图

图号 Dwg.NO.

装施-001

| 共 页<br>Pages in Total | 第 页<br>Which Page |
|-----------------------|-------------------|
|-----------------------|-------------------|

| 设计阶段<br>Des.Phase | 比 例<br>Scale |
|-------------------|--------------|
|-------------------|--------------|

| 出图日期<br>Date | 版 次<br>Version |
|--------------|----------------|
|--------------|----------------|

| 项目负责人<br>Project Manager |  |  |
|--------------------------|--|--|
|--------------------------|--|--|

| 专业负责人<br>Major Manager | 季 良 |  |
|------------------------|-----|--|
|------------------------|-----|--|

| 审 定<br>Approved by | 张 雨 |  |
|--------------------|-----|--|
|--------------------|-----|--|

| 审 核<br>Checked by | 张 雨 |  |
|-------------------|-----|--|
|-------------------|-----|--|

| 校 对<br>Prechecked by | 李 桥 |  |
|----------------------|-----|--|
|----------------------|-----|--|

| 设 计<br>Designed by | 张 海 |  |
|--------------------|-----|--|
|--------------------|-----|--|

| 制 图<br>Drafted by | 张 海 |  |
|-------------------|-----|--|
|-------------------|-----|--|

会 签  
Countersign


| 建 筑<br>Architecture | 电 气<br>Electricity |
|---------------------|--------------------|
|---------------------|--------------------|

| 结 构<br>Structure | 动 力<br>Power Supply |
|------------------|---------------------|
|------------------|---------------------|

| 给水排水<br>Water S/D | 工 艺<br>Process |
|-------------------|----------------|
|-------------------|----------------|

| 暖通空调<br>MECH. | 总 图<br>General Plan |
|---------------|---------------------|
|---------------|---------------------|

| 日 期<br>Date |  |
|-------------|--|
|-------------|--|

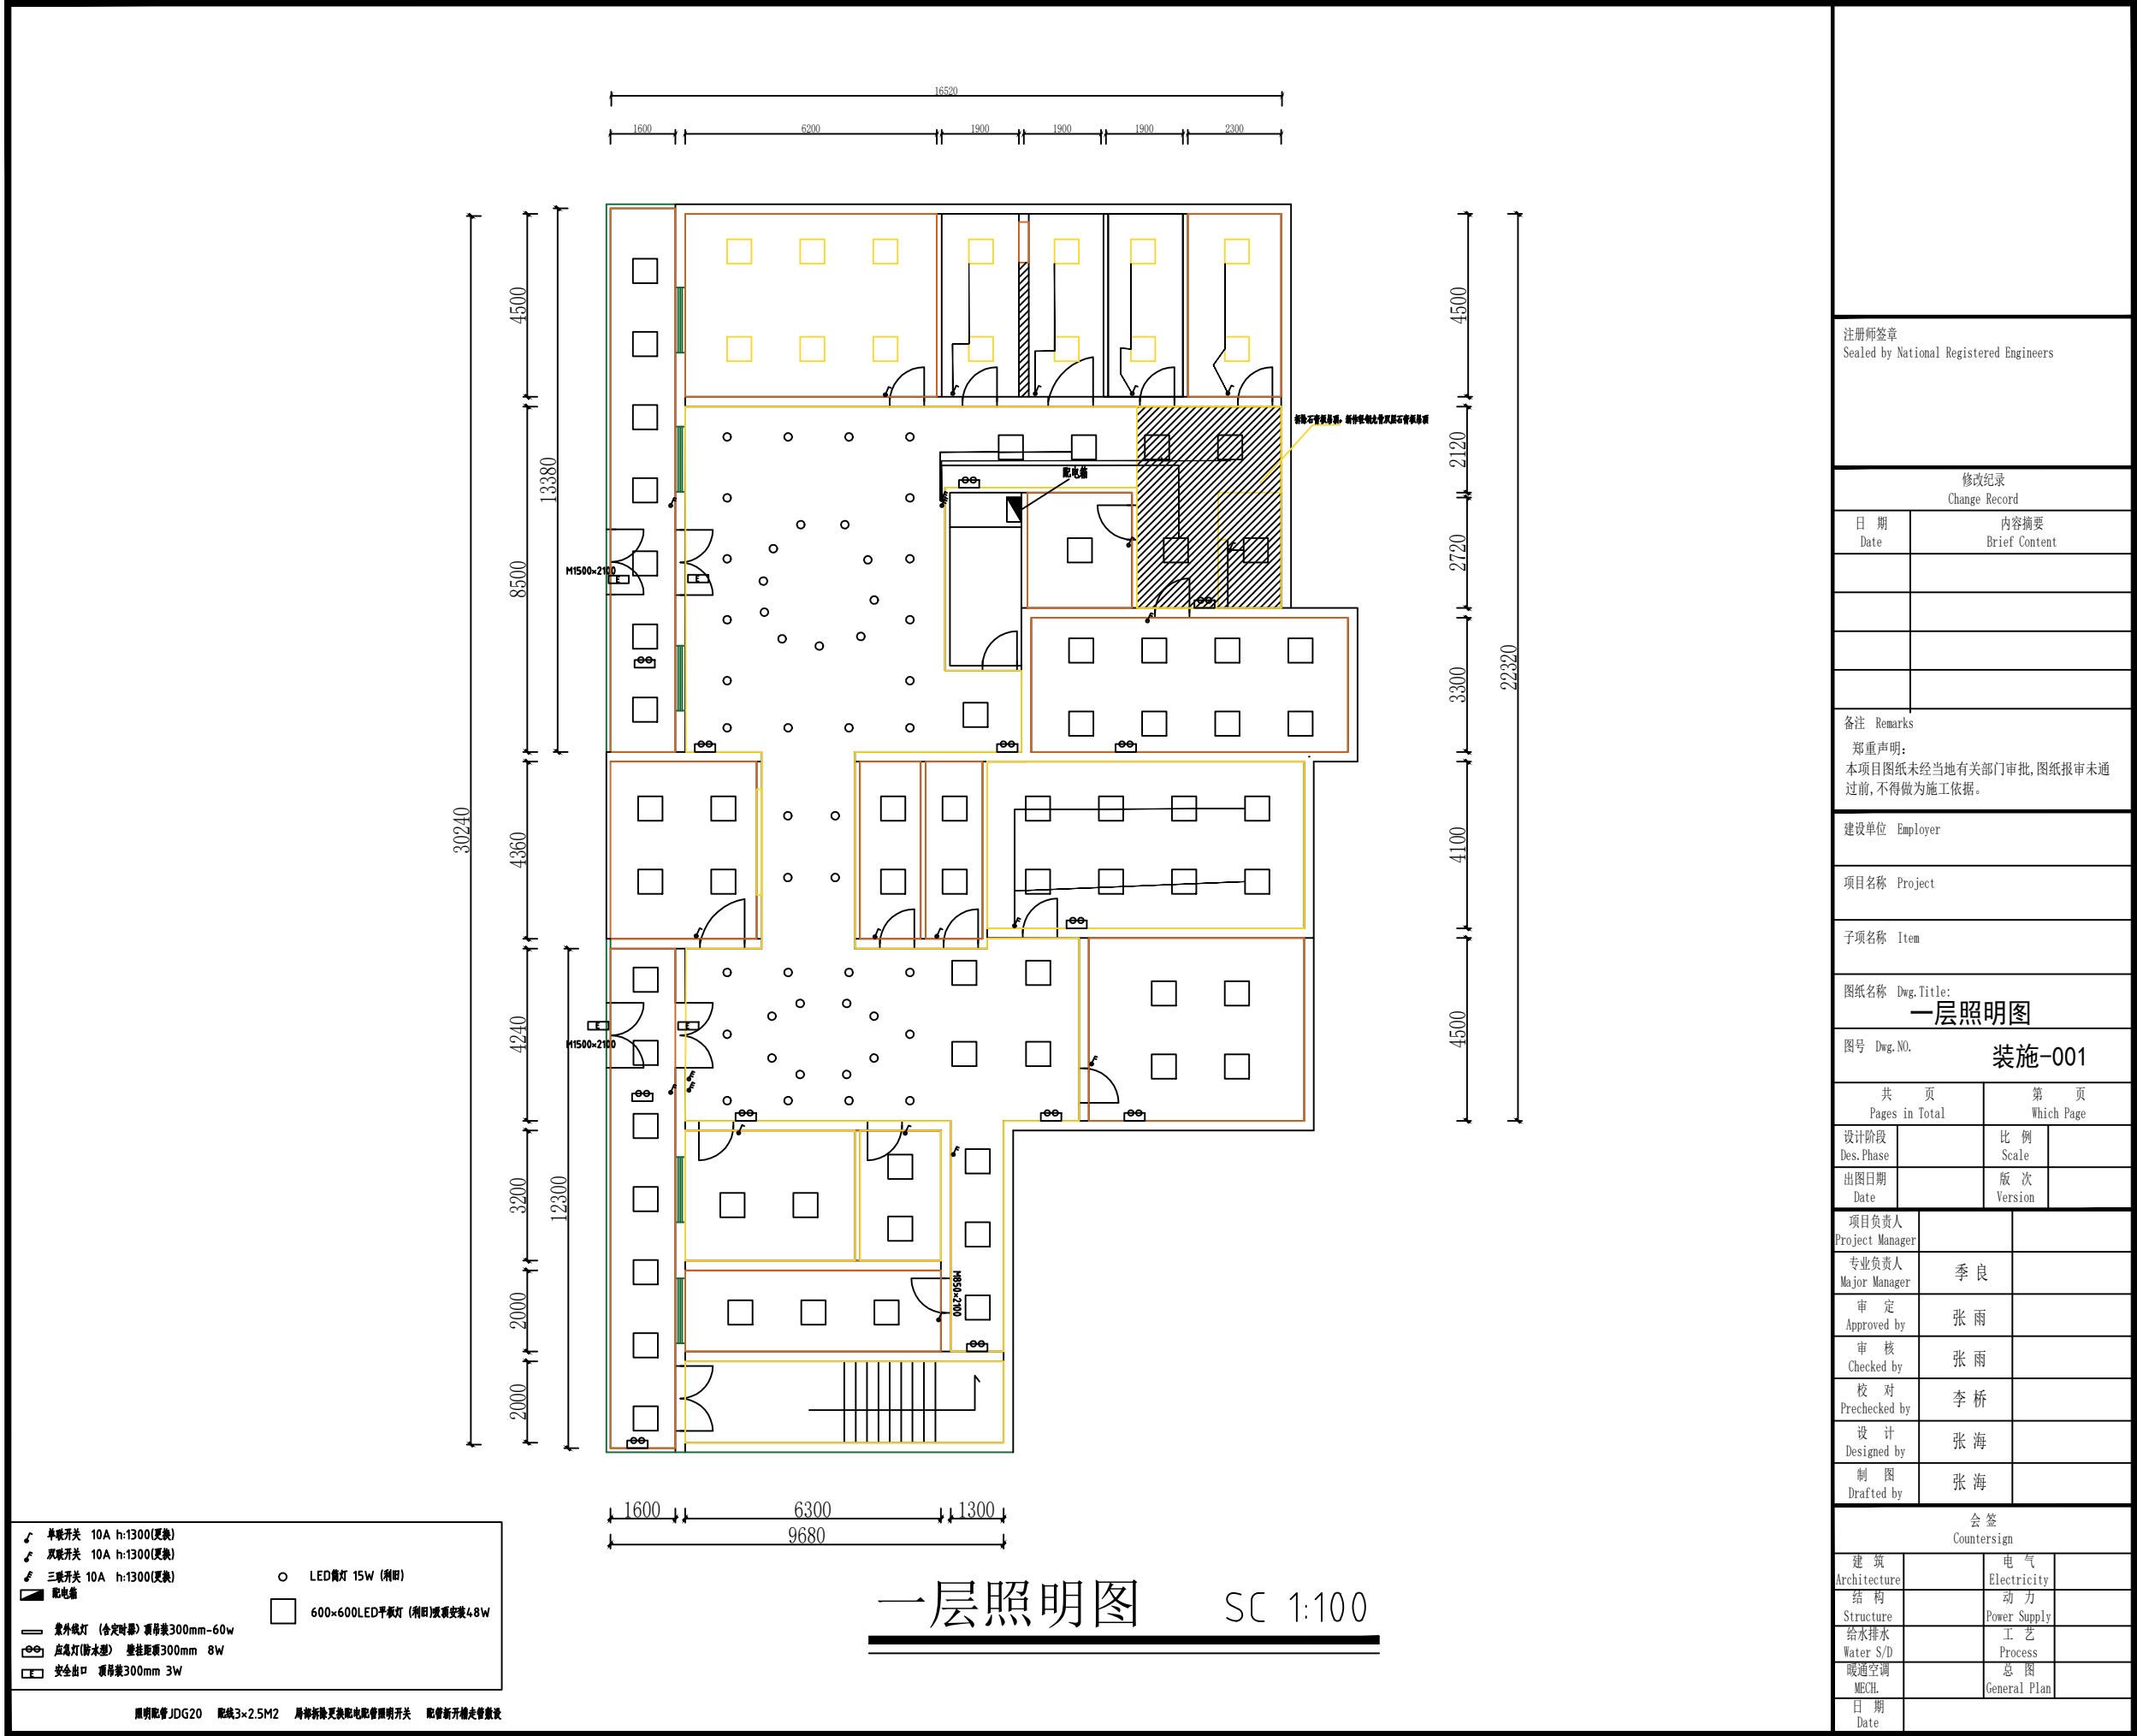

注册师签章  
Sealed by National Registered Engineers

修改纪录  
Change Record

| 日期<br>Date | 内容摘要<br>Brief Content |
|------------|-----------------------|
|            |                       |
|            |                       |
|            |                       |
|            |                       |

备注 Remarks

郑重声明:  
本项目图纸未经当地有关部门审批, 图纸报审未通过前, 不得做为施工依据。

建设单位 Employer

项目名称 Project

子项名称 Item

图纸名称 Dwg.Title:

一层照明图

图号 Dwg.NO.

装施-001

| 共 页<br>Pages in Total | 第 页<br>Which Page |
|-----------------------|-------------------|
|                       |                   |

| 设计阶段<br>Des.Phase | 比 例<br>Scale |
|-------------------|--------------|
|                   |              |

| 出图日期<br>Date | 版 次<br>Version |
|--------------|----------------|
|              |                |

| 项目负责人<br>Project Manager |  |
|--------------------------|--|
|                          |  |

| 专业负责人<br>Major Manager | 季 良 |
|------------------------|-----|
|                        |     |

| 审 定<br>Approved by | 张 雨 |
|--------------------|-----|
|                    |     |

| 审 核<br>Checked by | 张 雨 |
|-------------------|-----|
|                   |     |

| 校 对<br>Prechecked by | 李 桥 |
|----------------------|-----|
|                      |     |

| 设 计<br>Designed by | 张 海 |
|--------------------|-----|
|                    |     |

| 制 图<br>Drafted by | 张 海 |
|-------------------|-----|
|                   |     |

会 签  
Countersign


| 建 筑<br>Architecture | 电 气<br>Electricity |
|---------------------|--------------------|
|                     |                    |

| 结 构<br>Structure | 动 力<br>Power Supply |
|------------------|---------------------|
|                  |                     |

| 给水排水<br>Water S/D | 工 艺<br>Process |
|-------------------|----------------|
|                   |                |

| 暖通空调<br>MECH. | 总 图<br>General Plan |
|---------------|---------------------|
|               |                     |

| 日 期<br>Date |  |
|-------------|--|
|             |  |

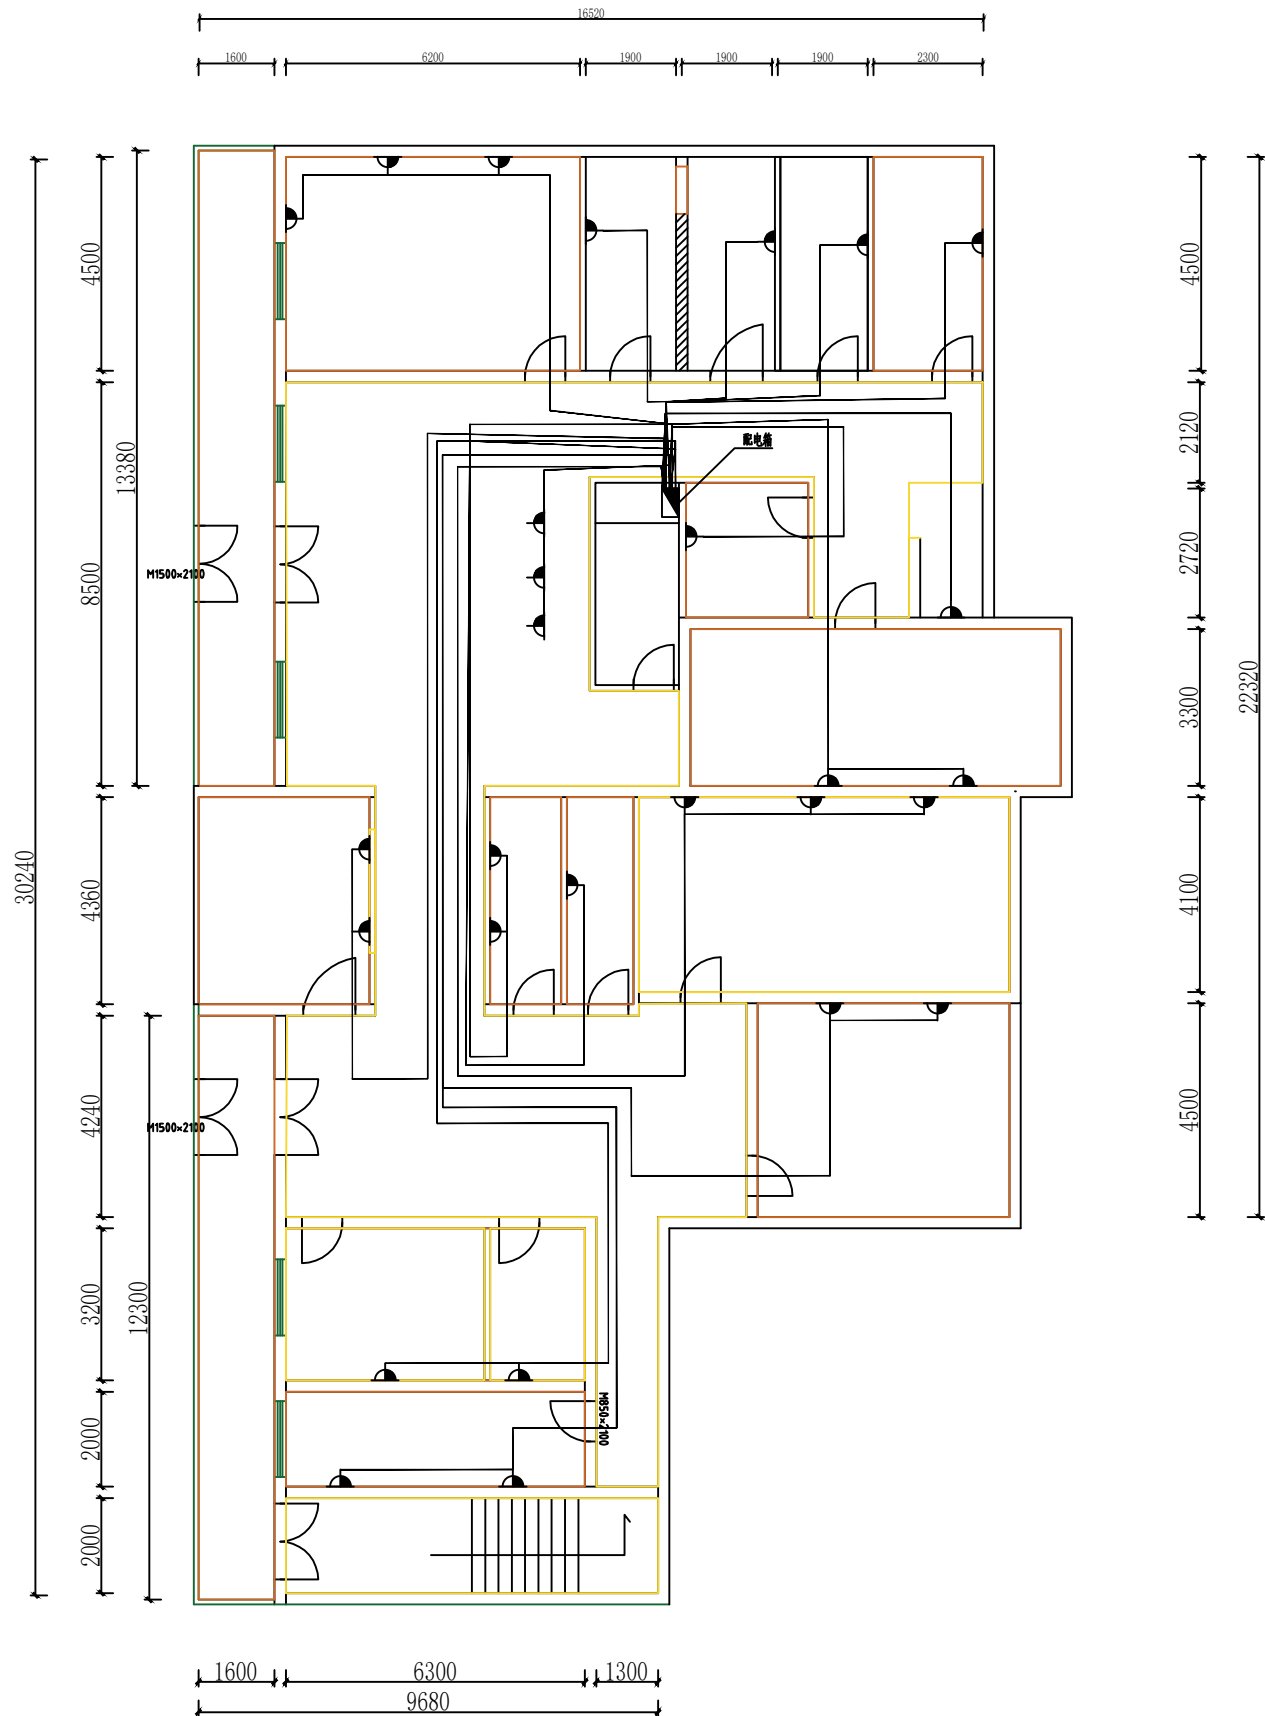

一层插座图 SC 1:100

五孔单位电源插座, JDG20 3x2.5M2 墙面安装底边距地 350mm 墙体3米高开槽走管

注册师签章  
Sealed by National Registered Engineers

修改纪录  
Change Record

| 日期<br>Date | 内容摘要<br>Brief Content |
|------------|-----------------------|
|            |                       |
|            |                       |
|            |                       |
|            |                       |

备注 Remarks

郑重声明:  
本项目图纸未经当地有关部门审批, 图纸报审未通过前, 不得做为施工依据。

建设单位 Employer

项目名称 Project

子项名称 Item

图纸名称 Dwg.Title:

一层插座图

图号 Dwg.NO.

装施-001


|                       |                   |
|-----------------------|-------------------|
| 共 页<br>Pages in Total | 第 页<br>Which Page |
|-----------------------|-------------------|

|                   |                |
|-------------------|----------------|
| 设计阶段<br>Des.Phase | 比 例<br>Scale   |
| 出图日期<br>Date      | 版 次<br>Version |

|                          |     |  |
|--------------------------|-----|--|
| 项目负责人<br>Project Manager |     |  |
| 专业负责人<br>Major Manager   | 季 良 |  |
| 审 定<br>Approved by       | 张 雨 |  |
| 审 核<br>Checked by        | 张 雨 |  |
| 校 对<br>Prechecked by     | 李 桥 |  |
| 设 计<br>Designed by       | 张 海 |  |
| 制 图<br>Drafted by        | 张 海 |  |

会 签  
Countersign

|                     |                     |
|---------------------|---------------------|
| 建 筑<br>Architecture | 电 气<br>Electricity  |
| 结 构<br>Structure    | 动 力<br>Power Supply |
| 给水排水<br>Water S/D   | 工 艺<br>Process      |
| 暖通空调<br>MECH.       | 总 图<br>General Plan |
| 日 期<br>Date         |                     |

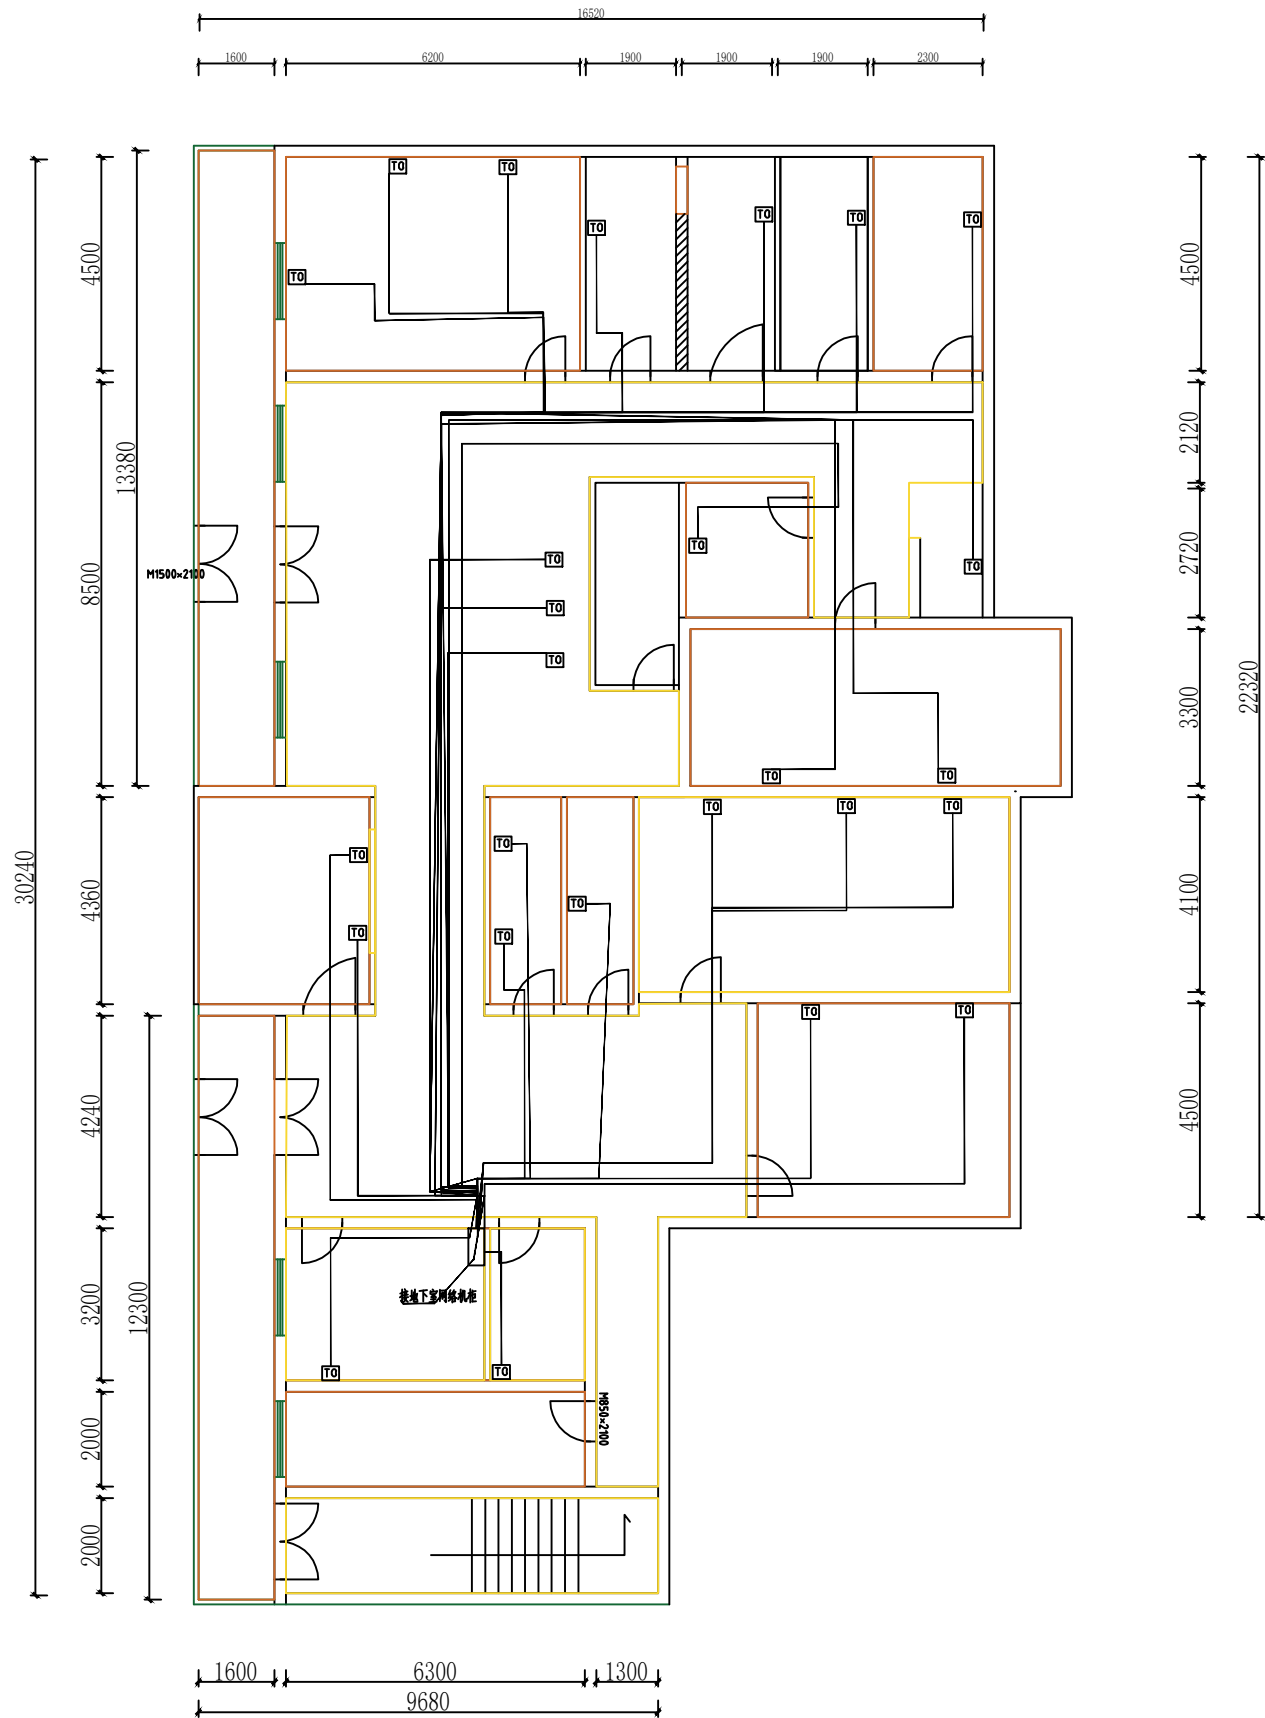

TO 网络插座 配管JDG-25 配线TUP-6(超六类) 墙面安装底边距地 350mm 墙体3米离开槽走管

一层弱电图 SC 1:100

注册师签章  
Sealed by National Registered Engineers

修改纪录  
Change Record

| 日期<br>Date | 内容摘要<br>Brief Content |
|------------|-----------------------|
|            |                       |
|            |                       |
|            |                       |
|            |                       |

备注 Remarks  
郑重声明：  
本项目图纸未经当地有关部门审批，图纸报审未通过前，不得做为施工依据。

建设单位 Employer

项目名称 Project

子项名称 Item

图纸名称 Dwg.Title:  
一层弱电图

图号 Dwg.NO.  
装施-001

| 共 页<br>Pages in Total |  | 第 页<br>Which Page |  |
|-----------------------|--|-------------------|--|
| 设计阶段<br>Des.Phase     |  | 比 例<br>Scale      |  |
| 出图日期<br>Date          |  | 版 次<br>Version    |  |

|                          |     |  |
|--------------------------|-----|--|
| 项目负责人<br>Project Manager |     |  |
| 专业负责人<br>Major Manager   | 季 良 |  |
| 审 定<br>Approved by       | 张 雨 |  |
| 审 核<br>Checked by        | 张 雨 |  |
| 校 对<br>Prechecked by     | 李 桥 |  |
| 设 计<br>Designed by       | 张 海 |  |
| 制 图<br>Drafted by        | 张 海 |  |

| 会 签<br>Countersign  |  |                     |  |
|---------------------|--|---------------------|--|
| 建 筑<br>Architecture |  | 电 气<br>Electricity  |  |
| 结 构<br>Structure    |  | 动 力<br>Power Supply |  |
| 给水排水<br>Water S/D   |  | 工 艺<br>Process      |  |
| 暖通空调<br>MECH.       |  | 总 图<br>General Plan |  |
| 日 期<br>Date         |  |                     |  |